


## План первого этажа

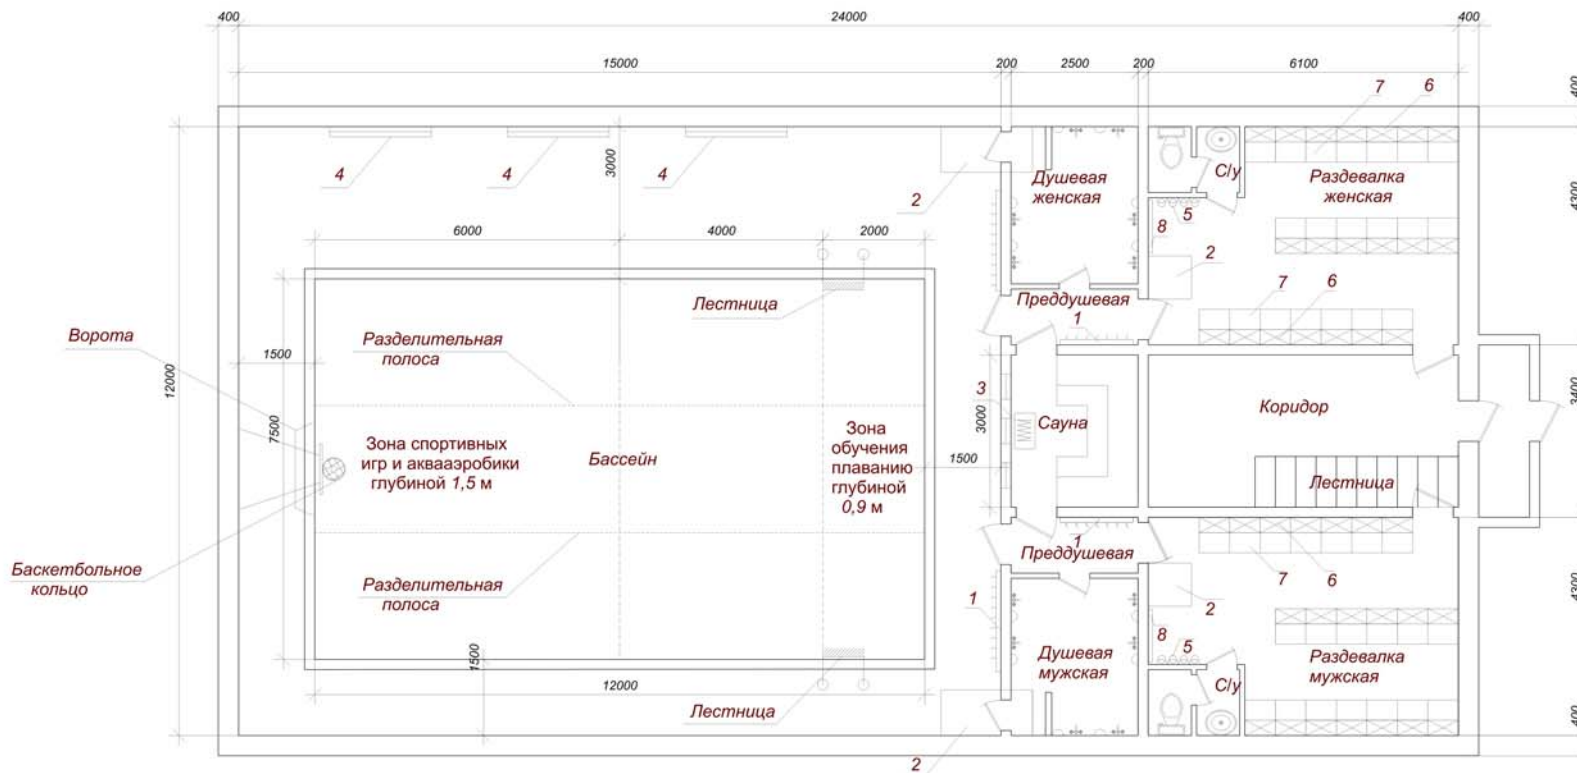

**Условные обозначения**


- 1 - вешалка для полотенец
- 2 - мойка для ног
- 3 - электрокаменка Senator
- 4 - шведская стенка
- 5 - сушилка для волос
- 6 - двухъярусные закрытые шкафы 0,3x0,6 м
- 7 - скамья для переодевания
- 8 - зеркало

этаж. или №

инв. № подл.    подпись и дата

ТОО "Компания Дискавери"-группа компаний <i>Aquatherm Kazakhstan</i>					
<b>Школьный Центр Здоровья</b>					
Изм	№ уч	Лист	№ док	Подпись	Дата
План первого этажа			Стадия	Лист	Листов
ГИП            Юрьев С.В.			РП	1	2
Выполнил    ВандрайО.В.			ТОО "Компания Дискавери" г.Астана		

План второго этажа

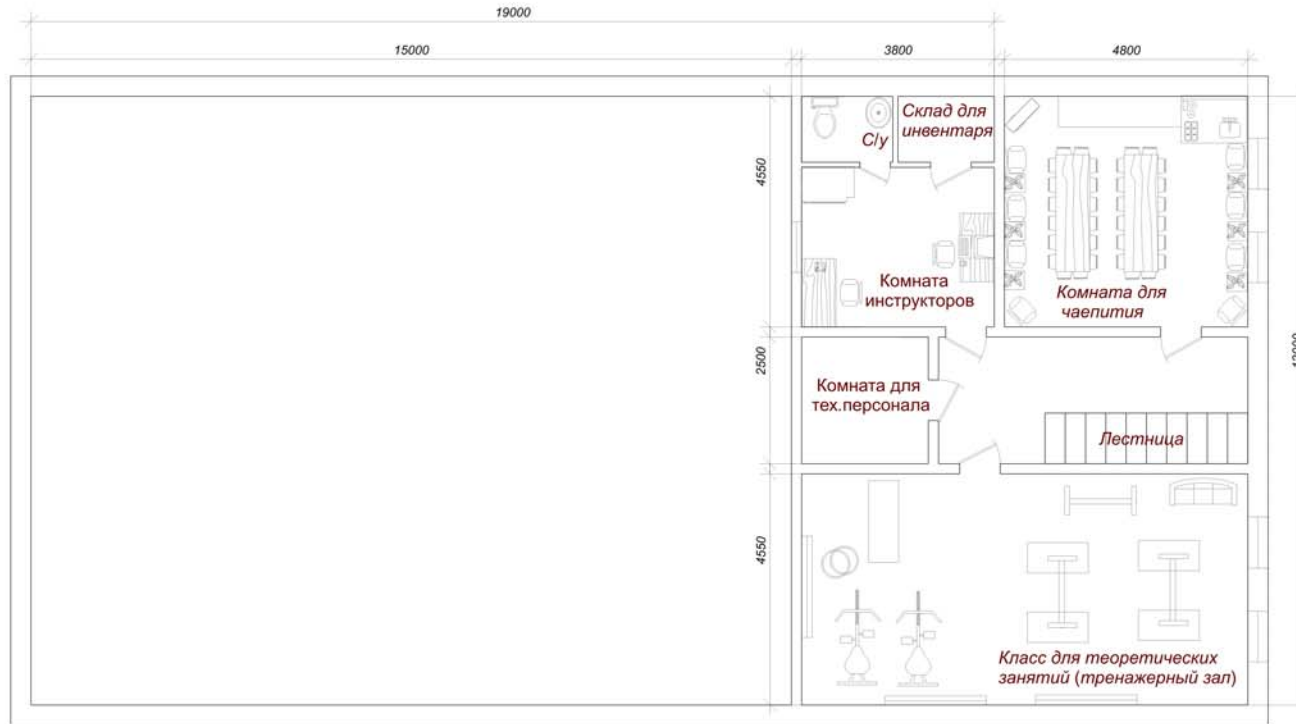

инв. № подл. подпись и дата  
 этаж, лист №

ООО "Компания Дискавери"-группа компаний <i>Aquatherm Kazakhstan</i>					
Школьный Центр Здоровья					
Изм	№ уч	Лист	№ док	Подпись	Дата
ГИП		Юрьев С.В.			
Выполнил		ВандрайО.В.			
				Стадия	Лист
				РП	2
				Листов	2
ООО "Компания Дискавери" г. Астана					